


# 原村中央公民館太陽光発電設備設置事業

2025.12



図面リスト		
番号	図面名称	縮尺
E-01	太陽光発電設備特記仕様書	NO SCALE
E-02	太陽光発電設備平面図・単線結線図	1/200

※パワコン、蓄電池1階倉庫分電盤周囲

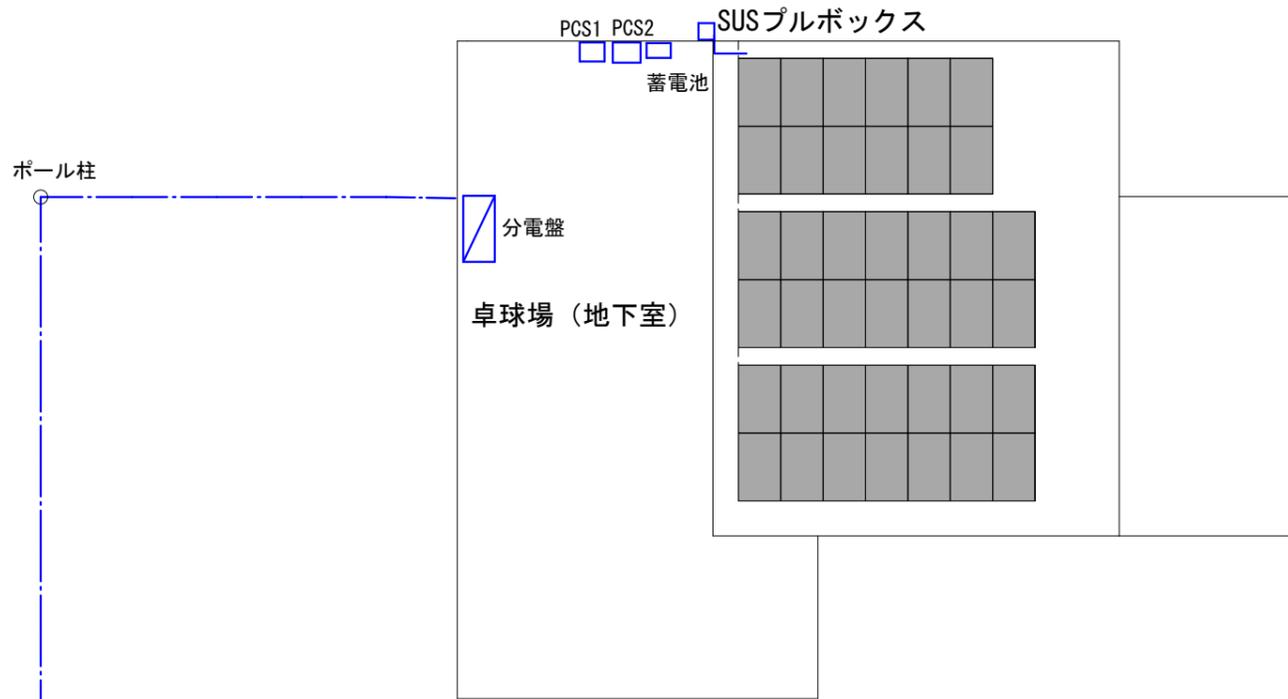

信号線架空配線 (LANケーブル)

太陽光発電設備平面図 S=1:200

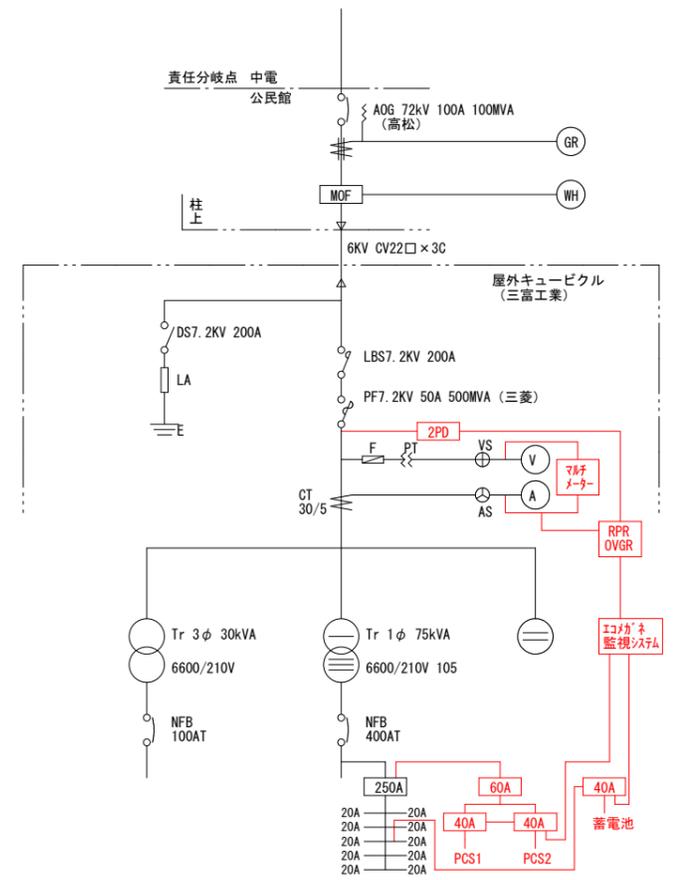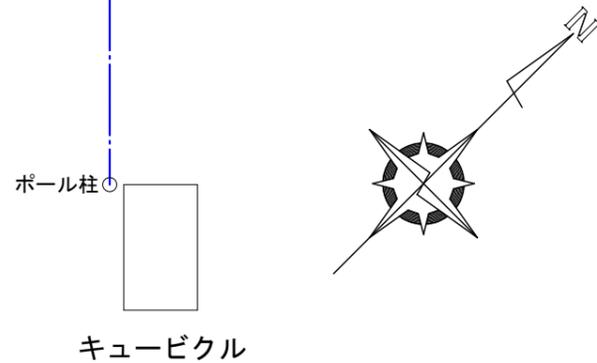

単線結線図

システム概略	
設備認定出力	—
DC/AC	20.2kW/16.5kW
太陽光発電モジュール	XLN120-505S
パワーコンディショナー	KPW-A55-2PJ4
パネル枚数	40枚
パワコン台数	3台
使用架台/基礎/G L高さ	アルミ製金具
架台設置角度	屋根なり
フェンス距離	
設置場所住所	長野県諏訪郡原村払沢12080
搬入可能車両 (備考)	

訂正・特記事項					工事名称	作成年月	図面番号
					原村中央公民館太陽光発電設備設置事業	2025/12	No. E-02
					太陽光発電設備平面図	A3:1/200	